


STATO DI PROGETTO

scala 1:100

Pozzetto di
allacciamento alla
pubblica fognatura
esistente

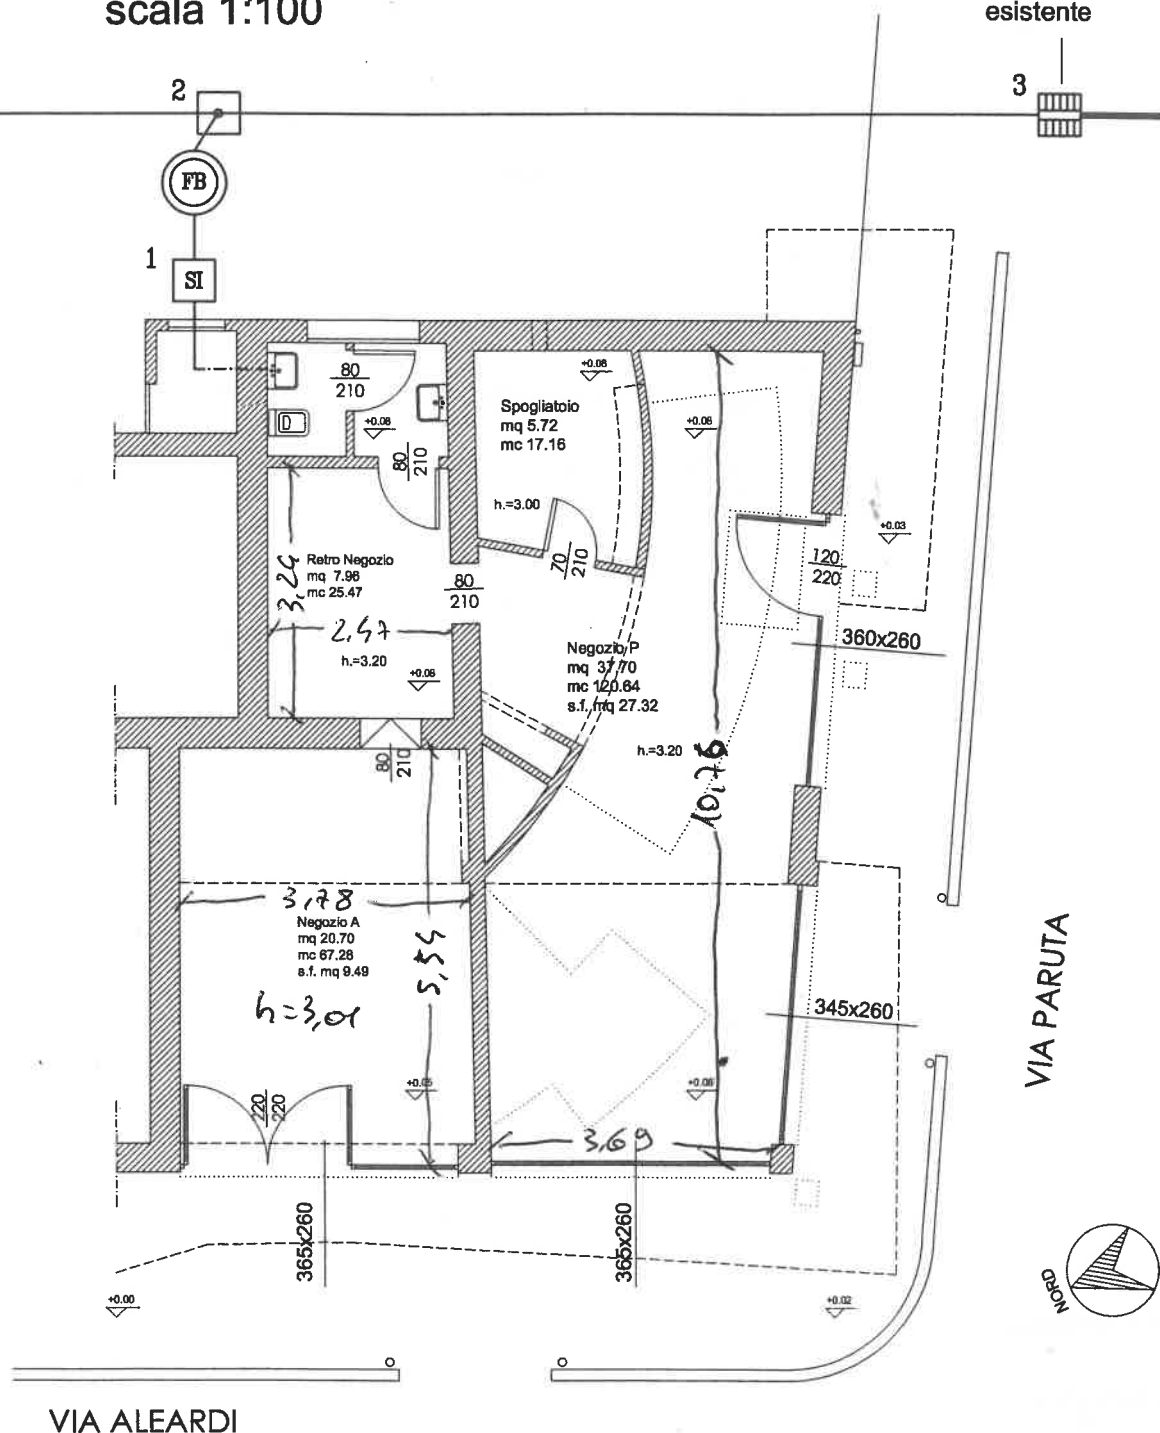

PIANTA PIANO TERRA

- 1 SIFONE IDRAULICO (tipo firenze)
- 2 CONFLUENZA A 3 VIE

- 3 POZZETTO CON SCOLATOIO
- 6 POZZETTO CON SCOLATOIO